


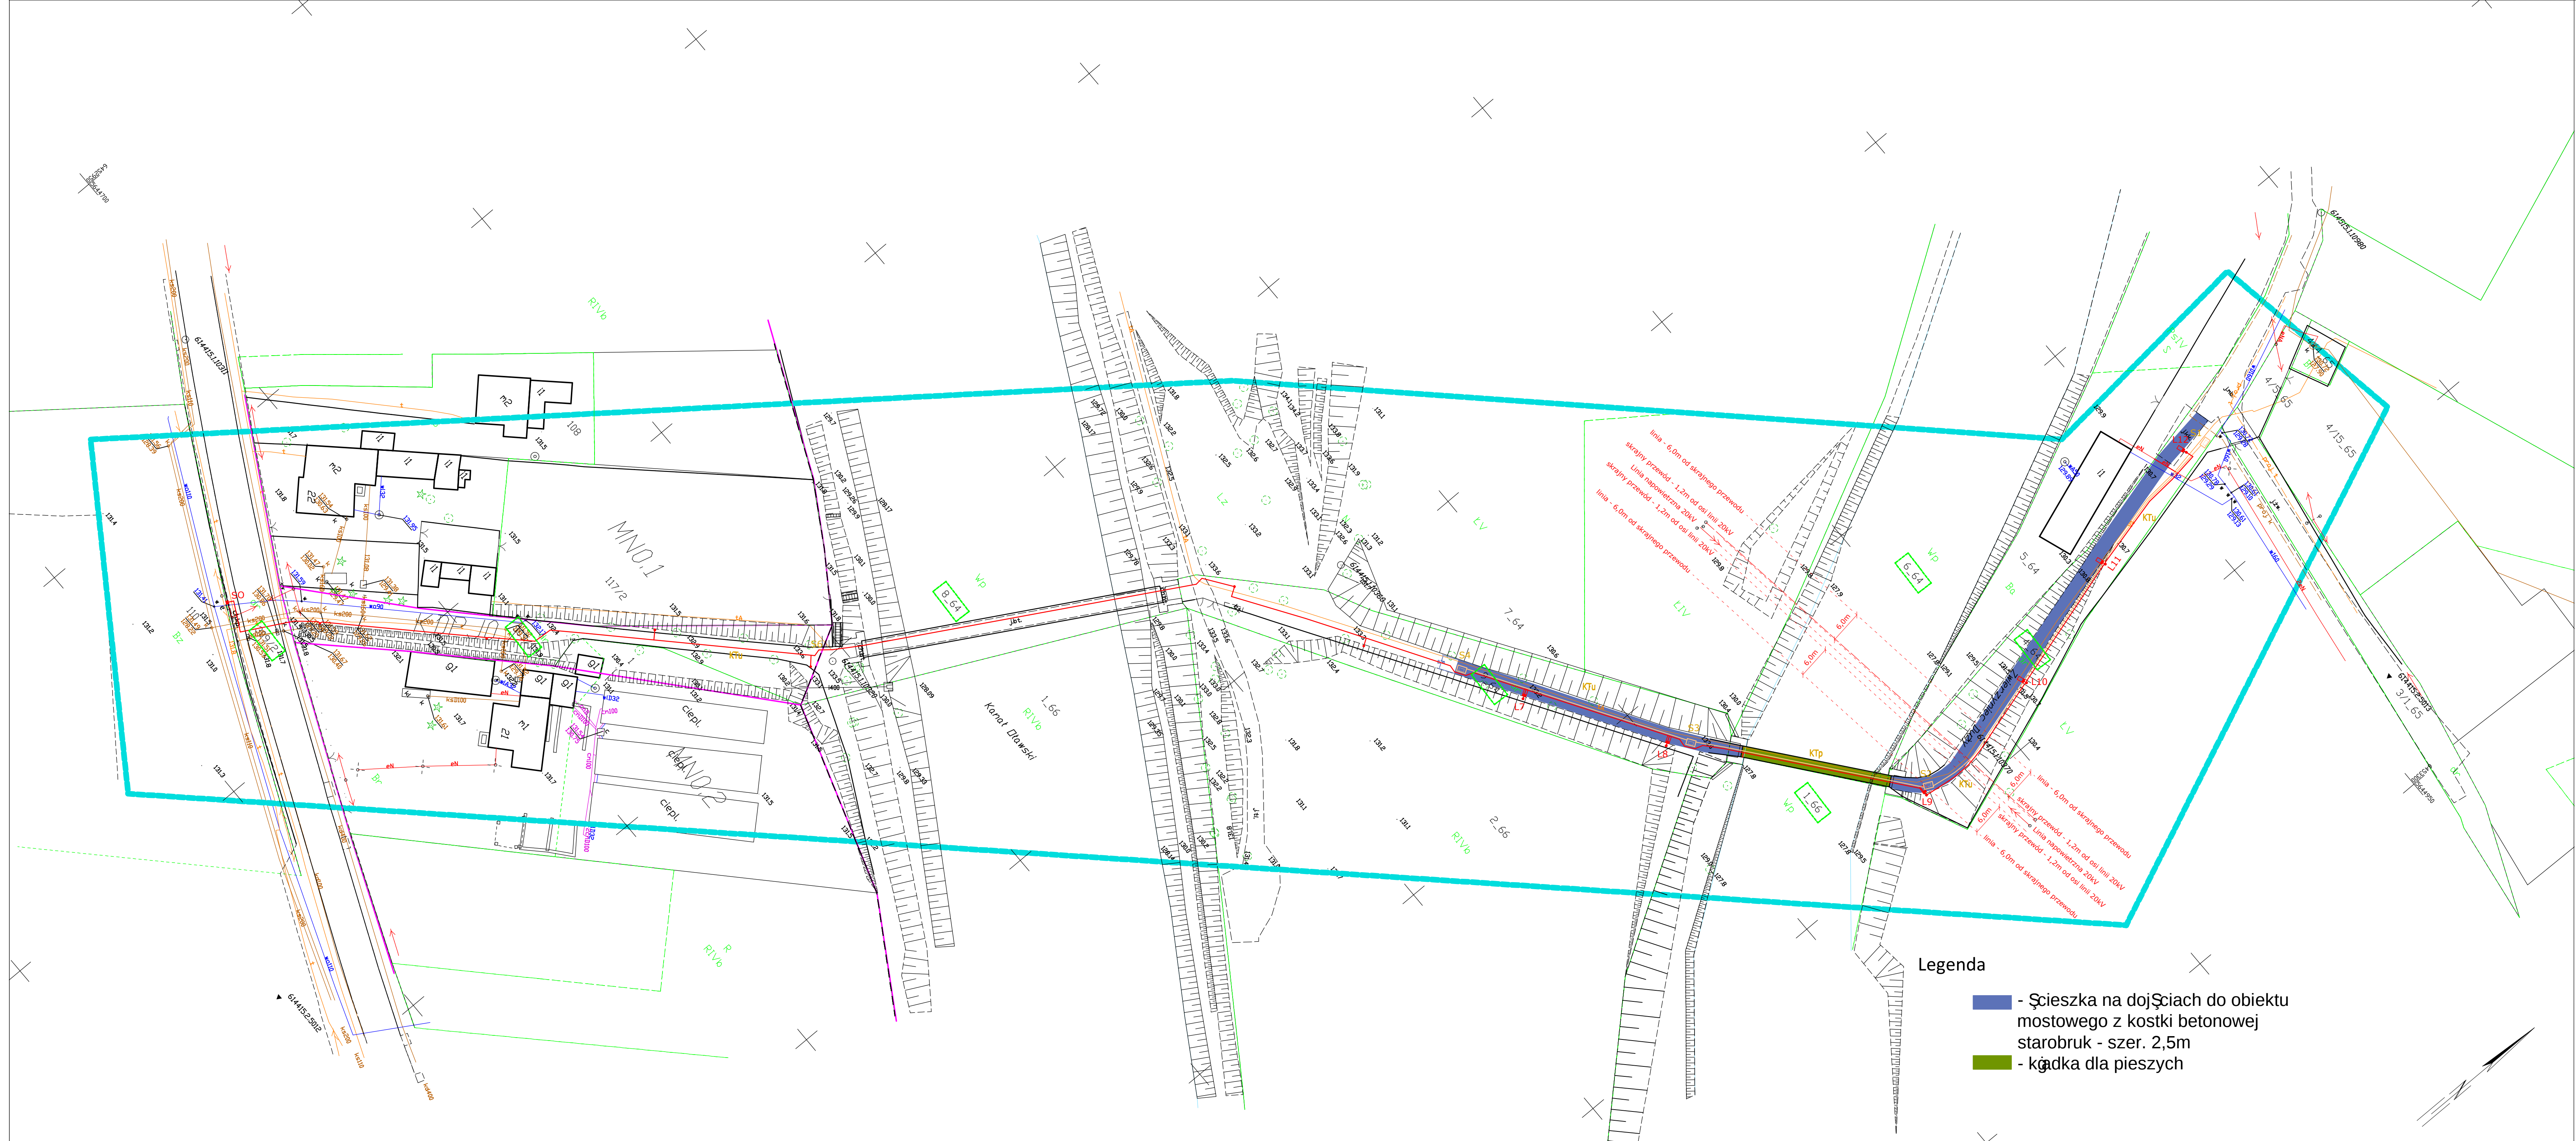

OZNACZENIA:	
	proj. słup oświetleniowy, aluminiowy h=4-5m, okrągły, z elastomerem z oprawą LED 27-46W, IP66, 1x108 optyka drogowa, np.: LUG Urbini LED
	proj. linia kablowa oświetlenia terenu - typu NA2XV-1 5x35mm ² w rurze osłonowej DVK
	proj. rura ochronna SRS, Ø110, długości L=3m, w miejscach kolizji z istniejącą infrastrukturą
	proj. rura ochronna dwudzielna, Ø160, długości L=3m, w miejscach kolizji z istniejącą infrastrukturą
	proj. przeciek lub przewiert sterowany pod drogą rura min. Ø110, długość L=3m
	zapas kabla dla rozbudowy oświetlenia w przyszłości - 4m

S-1	Projektowana studnia teletechniczna typu SKR-2
KTu	Kanał technologiczny KTu - cięty zgłębny z modułu rury osłonowej RO125/7,1, 3 rur RS40/3,7 mm i 1 prefabrykowanej włókni mikorur w rurze osłonowej 40mm
KTp	Kanał technologiczny KTp - cięty zgłębny z modułu rury osłonowej RO125/7,1, oraz wspólnie 3 rur RS40/3,7 mm i 1 prefabrykowanej włókni mikorur w rurze osłonowej 40mm (lub większej) zainstalowanych w dodatkowej rurze osłonowej

Potwierdzam za zgodność z oryginałem
kopię mapy do celów projektowych
stosownie do wymogów Rozporządzenia
Ministra Infrastruktury i Rozwoju
Dz. U. z dnia 07.10.2015r. Poz. 1557, §8, ust. 1

ZAMAWIAJĄCY/CLIENT		POWIATOWY ZARZĄD DROGOWY W OŁAWIE pl. Zamkowy 18 55-200 Oława tel./fax: 71 30 330 19, e-mail: sekretariat@pzd-olawa.pl	
PROJEKTANT / ENGINEERING CONTRACTOR		MSJ PROJEKT Justyna Nowicka ul. Gagarina 22/3, 54-620 Wrocław tel.kom.: 605 415 660, e-mail: biuro@msjprojekt.com	
OBIEKT BUDOWLANY:		OBIEKT MOSTOWY WRAZ Z DOJAZDAMI W MIEJSCOWOŚCI OŁAWA - DROGA POWIATOWA NR 1581 D	
ZAMIERZENIE BUDOWLANE:		PRZEBUDOWA OBIEKTU MOSTOWEGO WRAZ Z DOJAZDAMI W MIEJSCOWOŚCI OŁAWA - DROGA POWIATOWA NR 1581 D	
FAZA PROJEKTU / DESIGN PHASE :		PROJEKT BUDOWLANY	
BRANŻA / BRANCH :		ELEKTRYCZNA, TELEKOMUNIKACYJNA	
TREŚĆ RYSUNKU / DRAWING COVERS:		Plan oświetlenia terenu i kanału technologicznego	
ZESPÓŁ PROJEKTOWY / DESIGN TEAM			
Projektant	mgr inż. JAN KIEC	w specjności elektrycznej 384/D05/15	LISTOPAD 2020 r.
Sprawdzający	mgr inż. MICHAŁ KIEC	w specjności elektrycznej 444/83/MBPP	LISTOPAD 2020 r.
Projektant	mgr inż. PIOTR DOWOLSKI	w specjności telekom. 296/D05/06	LISTOPAD 2020 r.
Sprawdzający	mgr inż. JACEK SPRINGER	w specjności telekom. 2073/00/U	LISTOPAD 2020 r.
skala/scale	nr umowy/contr. No.	nr rys./dwg No.	nr proj./Proj No.
1:500	----	E01	114/MSJ/2020
			rew./rev
			0

Województwo: dolnośląskie
Powiat: olawski
Jednostka ewidencyjna: Dława 021501.1
Droga: Dława 0003
Arkusze: 64
Dziłka: 9

Projektant: mgr inż. JAN KIEC
Sprawdzający: mgr inż. MICHAŁ KIEC
Projektant: mgr inż. PIOTR DOWOLSKI
Sprawdzający: mgr inż. JACEK SPRINGER
Skala: 1:500
Nr rys./dwg No.: E01
Nr proj./Proj No.: 114/MSJ/2020
rew./rev: 0