




Legenda

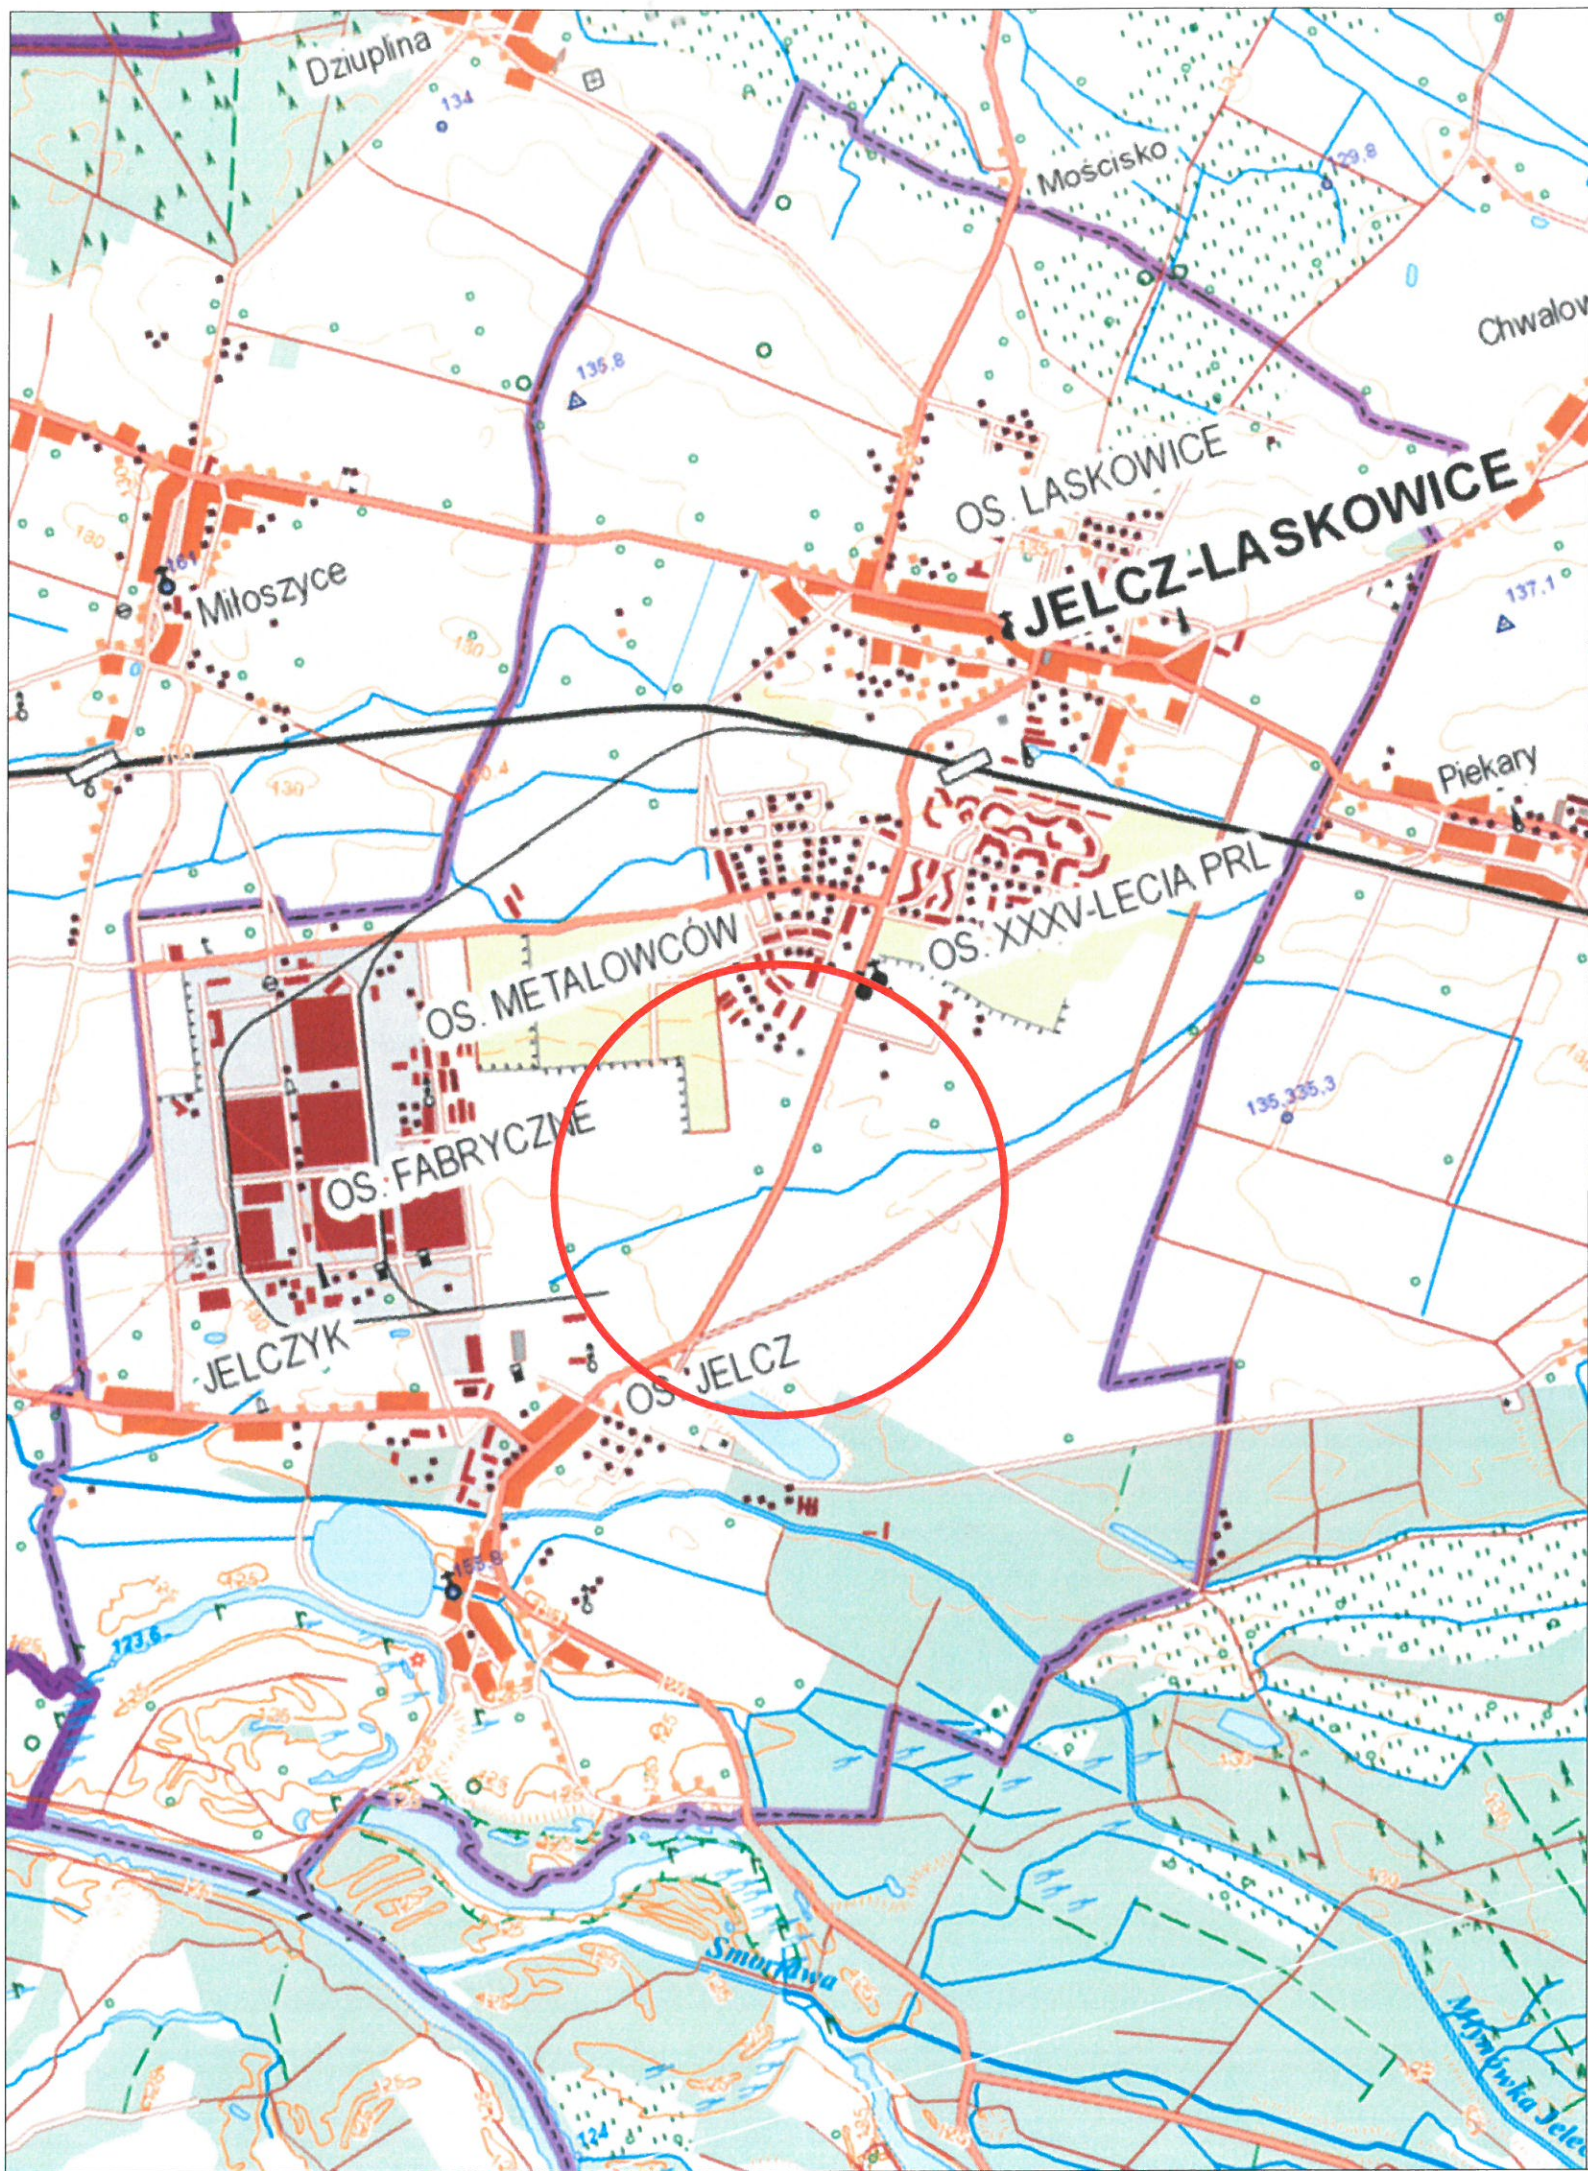

Lokalizacja inwestycji

mgr inż. Paulina Koba - Gwiazda
ul. Zacisze 7, 55-220 Jelcz - Laskowice
tel. kom. 602 381 330



Projektant:	drogi:	mgr inż. Paulina Koba - GWIAZDA upr. nr 205/DOŚ/05		Branża:	drogi
	instalacje sanitarne:	mgr inż. Marek Starczyk upr. nr 57/93/OP		instalacje sanitarne	
	instalacje elektryczne:	mgr inż. Jan Kiec upr. nr 384/DOŚ/15		instalacje elektryczne	
	teletechnika:	mgr inż. Piotr Dowolski upr. nr 296/DOŚ/06		teletechnika	
Sprawdzający:	drogi:	mgr inż. Michał Kaniowski upr. nr 93/DOŚ/09		Branża:	drogi
	instalacje sanitarne:	inż. Leszek Preisnar upr. nr 47/77/wwm		instalacje sanitarne	
	instalacje elektryczne:	mgr inż. Michał Kiec upr. nr 444/83/WBPP		instalacje elektryczne	
	teletechnika:	mgr inż. Jacek Springer upr. nr 2073/00/U		teletechnika	
Opracowujący:	drogi:	mgr inż. Paulina Koba - GWIAZDA upr. nr 205/DOŚ/05		Data:	Grudzień 2020
	instalacje sanitarne:	mgr inż. Marta Sudak			
	instalacje elektryczne:	mgr inż. Jan Kiec upr. nr 384/DOŚ/15		Stadium:	Projekt zagospodarowania terenu
	teletechnika:	mgr inż. Piotr Dowolski upr. nr 296/DOŚ/06			
Obiekt:	PRZEBUDOWA DROGI POWIATOWEJ NR 1551D - ULICY OŁAWSKIEJ WRAZ ZE SKRZYŻOWANIEM DROGI GMINNEJ NR 111543D - UL. BELGIJSKIEJ NA MAŁE RONDO W JELCZU-LASKOWICACH				
Rysunek:	PZT-1. LOKALIZACJA INWESTYCJI			Skala: 1:25 000	